



PLANTA BAIXA - SALA
ESCALA 1/50

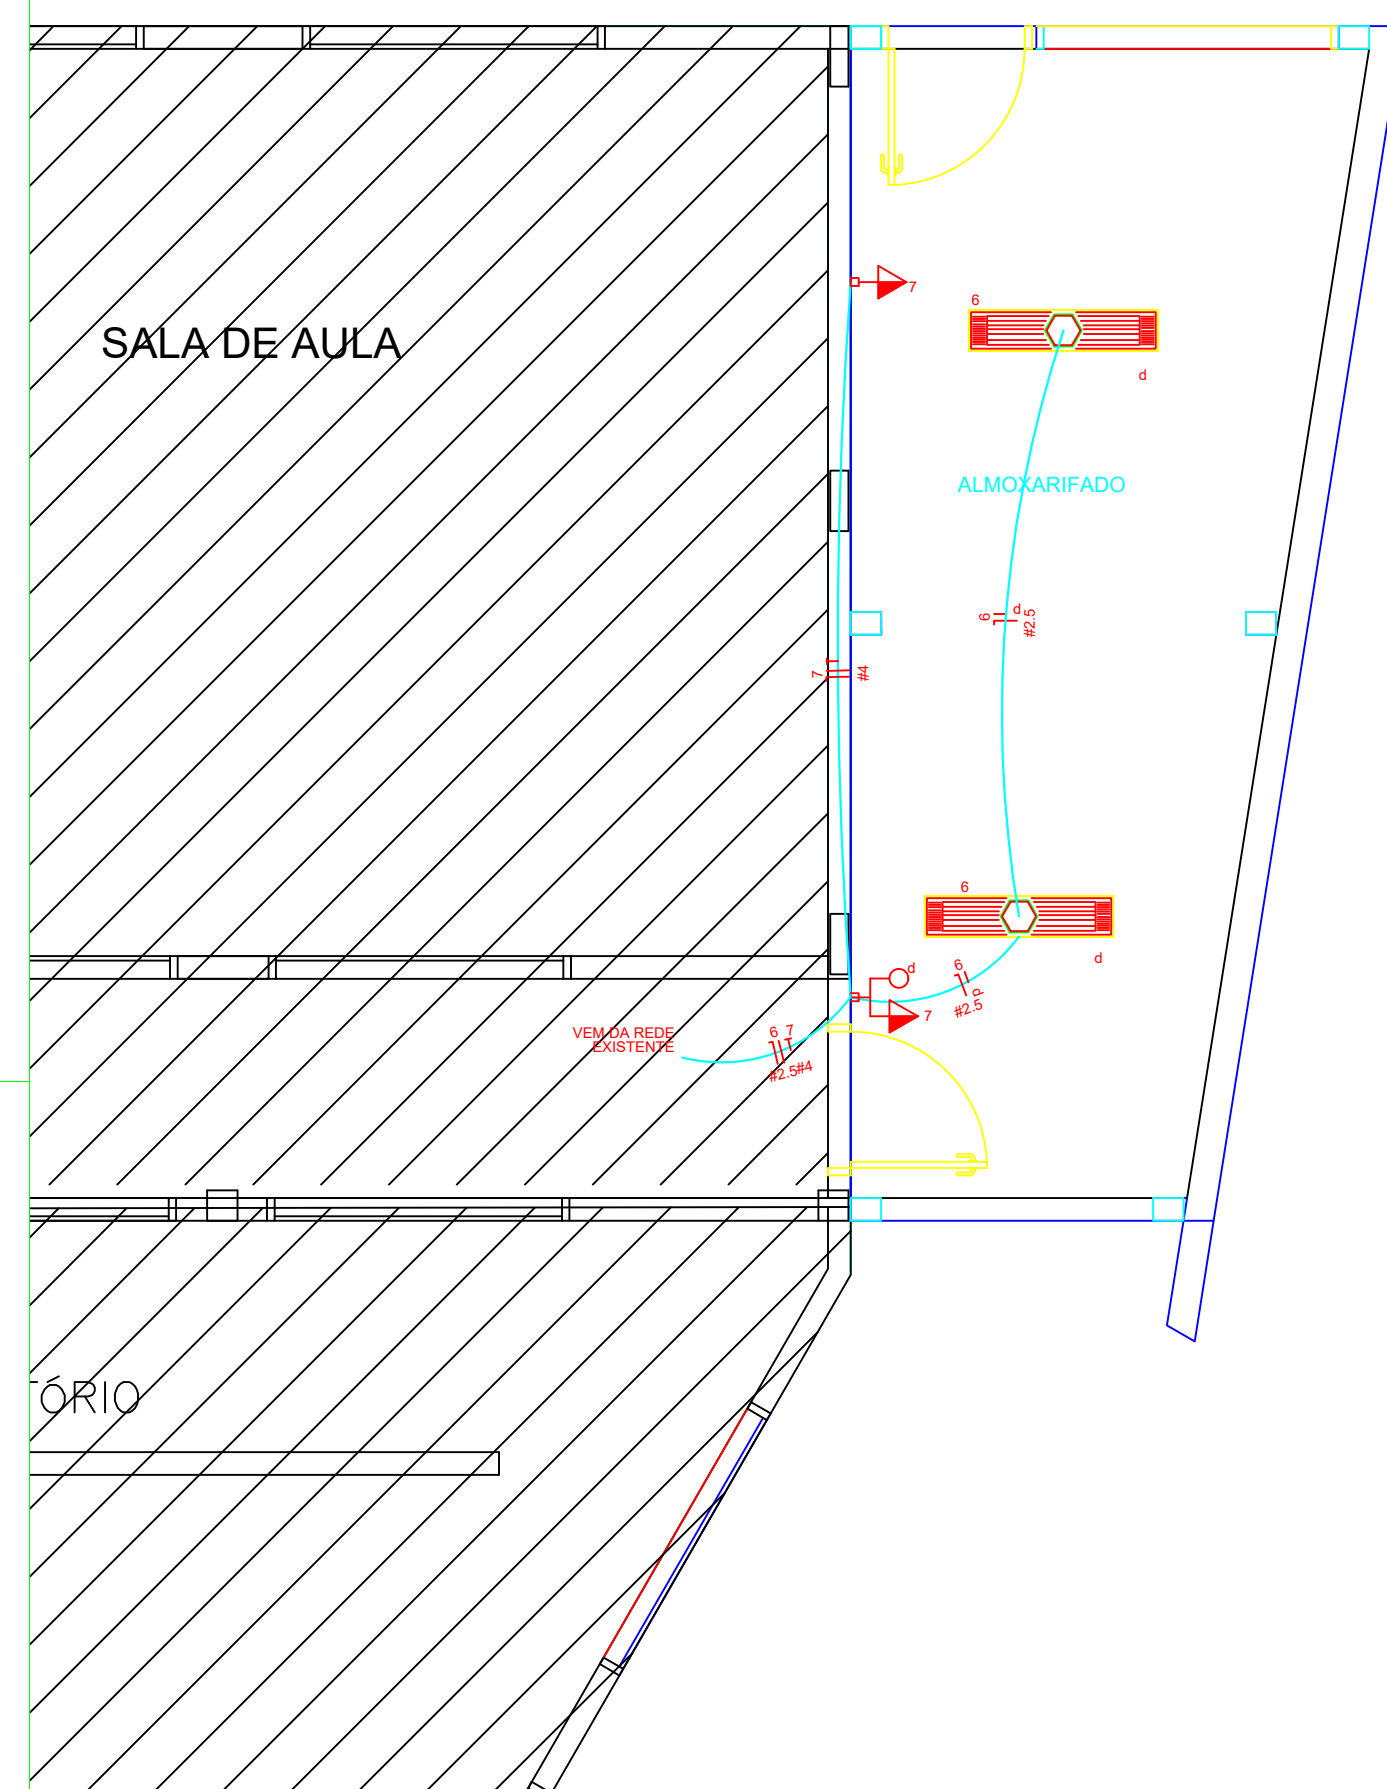




PLANTA BAIXA - ALMOXARIFADO
ESCALA 1/50

Legenda	
	Interruptor 1 tecla simples - 1,10m do piso
	Interruptor 2 teclas simples - 1,10m do piso
	1 tecla simples & 1 tomada - 1,10m do piso
	2 teclas simples & 1 tomada - 1,10m do piso
	Tomada média 2P+T a 1,10m do piso
	Tomada alta 2P+T a 2,20m do piso
	Quadro de distribuição - embutir a 1,50m do piso
	Iluminação de emergência - bloco autônomo de LED

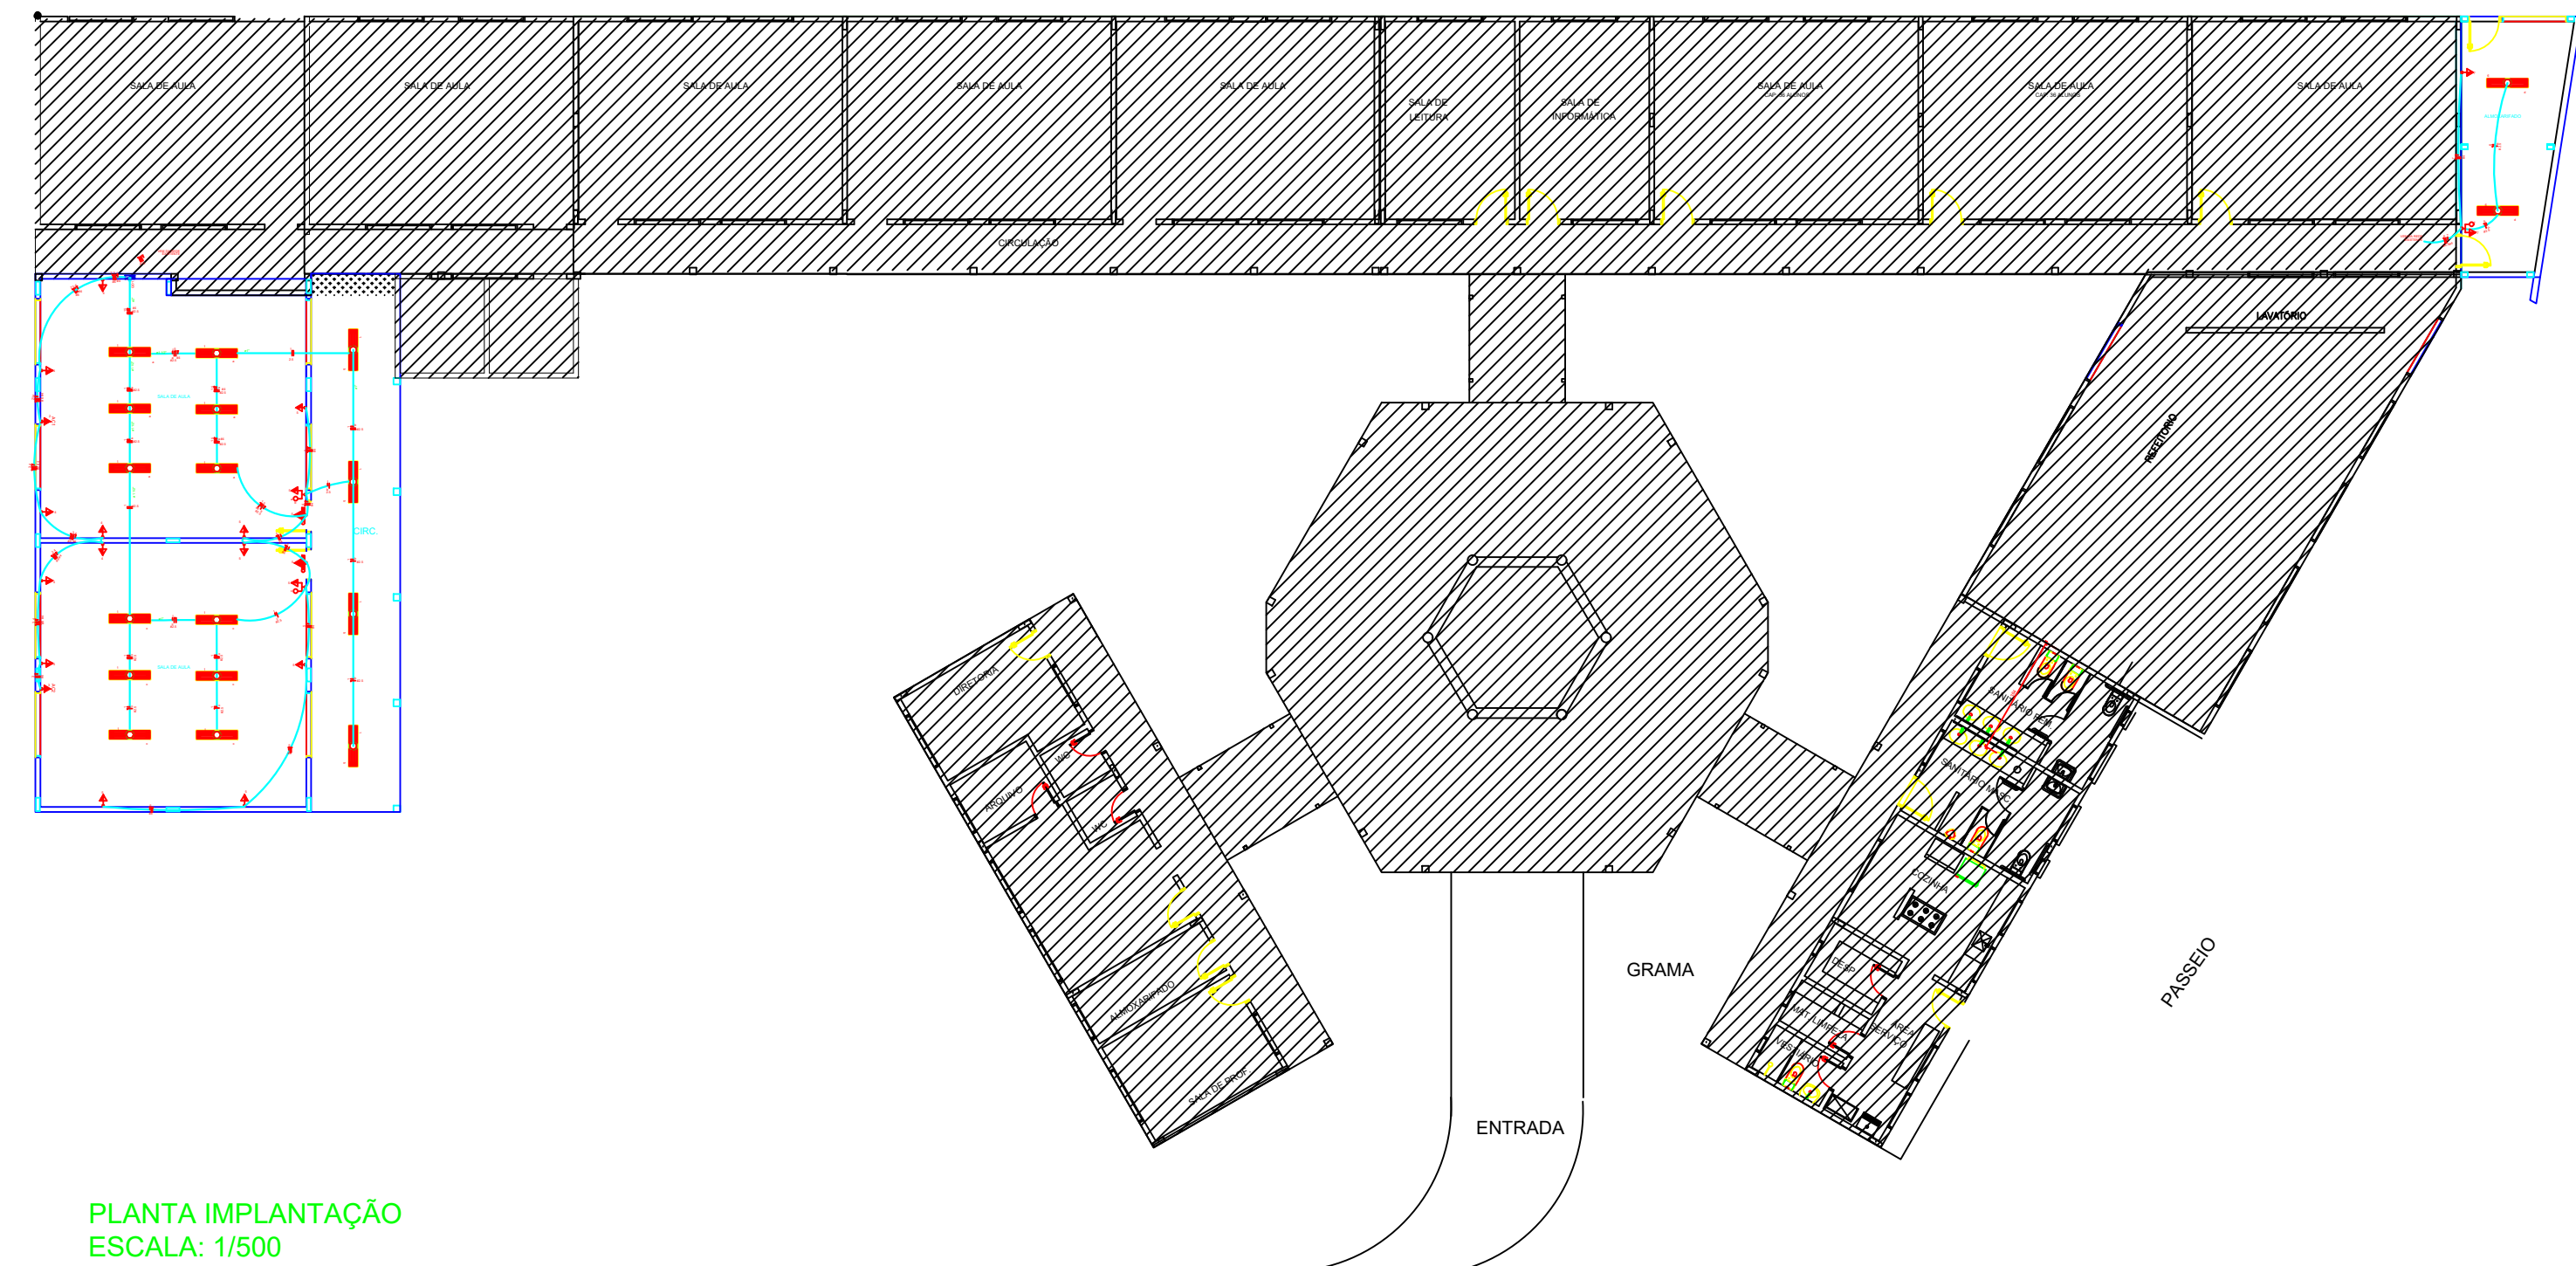

PLANTA IMPLANTAÇÃO
ESCALA: 1/500

Quadro de Cargas (QD1)												
Circuito	Descrição	Esquema	V (V)	Iluminação (W)	Tomadas (W)	Ar condicionado (W)	Faixas (W)	Pot. - R (W)	Pot. - S (W)	Seção (mm²)	Disj. (A)	
1 a	Iluminação	F+N	127V	20	250	2200	3600	120	120	R	10,0	
1 b	Iluminação	F+N	127V	4			122	80	80	R	2,5	
1 c	Iluminação	F+N	127V	6			183	120	120	R	2,5	
2	Ar condicionado	F+T	220V			1	5490	3600	R+S	1800	20,0	
3	Ar condicionado	F+T	220V			1	5490	3600	R+S	1800	20,0	
4	Tomada	F+N+T	127V		7		2135	1400	R+S	700	4	
5	Tomada	F+N+T	127V		10		3050	2000	R+S	1000	4	
6 d	Iluminação	F+N	127V	2			61	40	R	40	2,5	
7	Tomada	F+N+T	127V		2		620	400	R	400	4	
TOTAL				18	19	2	17324	11360	R+S	6060	5300	4

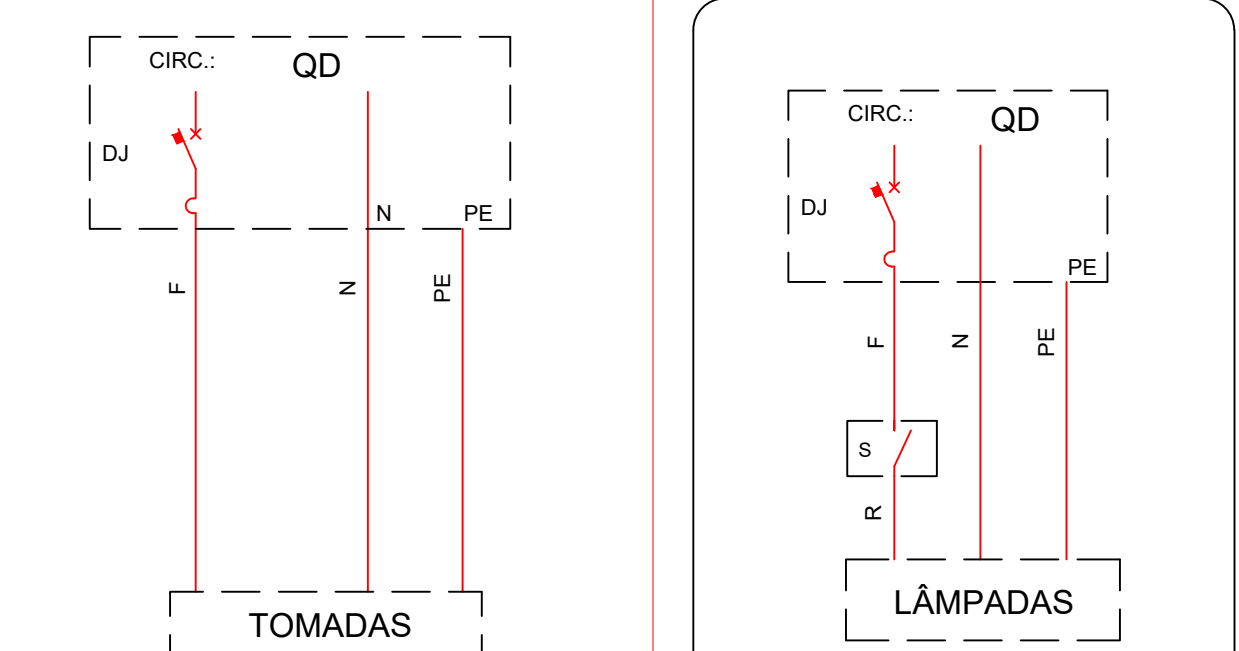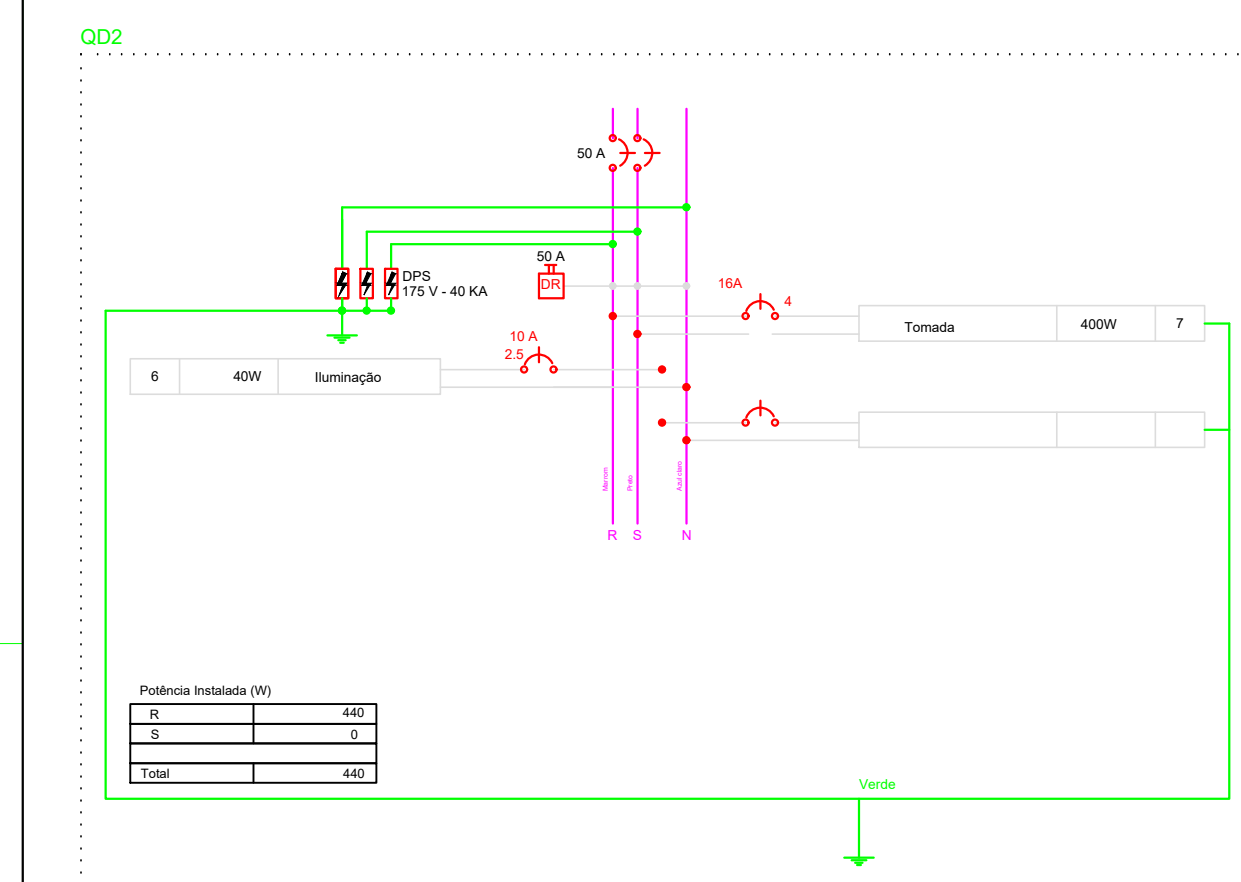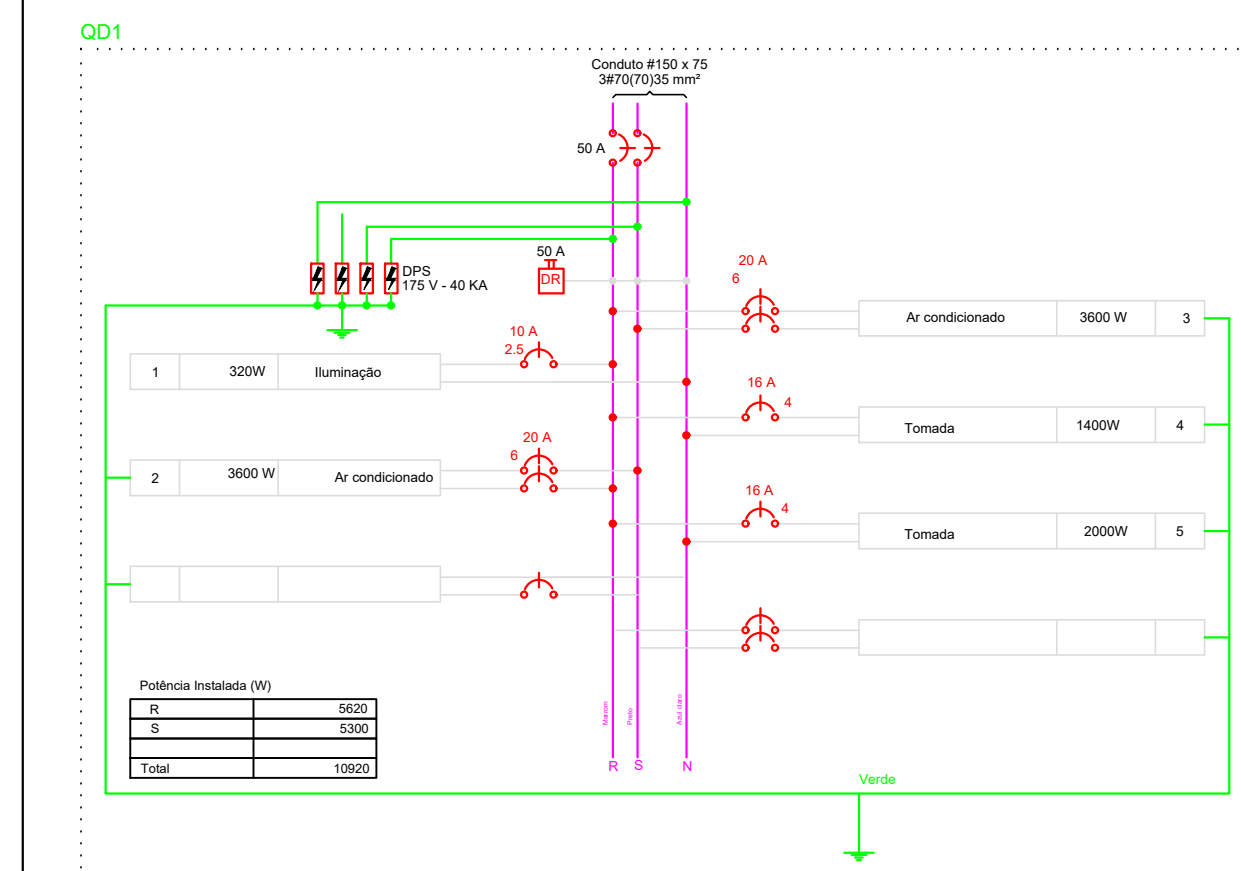

- TOMADA SIMPLES ATERRADA (2P+T)
- INTERRUPTOR SIMPLES

LEGENDA DE LUMINÁRIAS	
SÍMBOLO	DESCRIÇÃO
	LUMINÁRIA TIPO CALHA DE SOBREPOR COMPLETA, PARA 2 LÂMPADAS LED 20W, COM REFLETOR E ALETAS. (dim.: 120 CM)

ASS: PROPRIETÁRIO _____ ASS: AUTOR DO PROJETO _____

APROVAÇÃO

OS DESENHOS SÃO INDICATIVOS DO SISTEMA E ASPECTO FINAL DESEJADO. A ESTABILIDADE E O PERFEITO FUNCIONAMENTO SÃO DE INTEIRA RESPONSABILIDADE DOS EXECUTORES.

Prefeitura Municipal de Itapejara D' Oeste
 CNPJ 76.995.430/0001-52 Estado do Paraná
Departamento de Urbanismo
 Avenida Manoel Ribas, 620, Centro, Cep 85.580-000, Fone (46) 3526 8300 / 8303

OBRA: AMPLIAÇÃO ESCOLA P. V. PARIGOT DE SOUZA

MUNICÍPIO: Itapejara d'Oeste
ESTADO: PARANÁ

PROJETO: PROJETO ELÉTRICO

REFERÊNCIA: PLANTA IMPLANTAÇÃO QUADRO DE CARGAS
 PLANTA BAIXA - SALA
 PLANTA BAIXA - ALMOXARIFADO

FOLHA Nº 01

ESCALA: INDICADA
 DATA: 8-jul-22
 MOVEL: LOTE: 106
 QUADRA: LR

PROPRIETÁRIO: MUNICÍPIO DE ITAPEJARA D' OESTE
 CPF: 76.995.430/0001-52

RESPONSÁVEL TÉCNICO: LEANDRO H. M. SANTOS
 CREA - PR 170817/D