




ARQUIVO:reforma ginásio do nereg 03 03 23.dwg
 FOKMATAO: AU

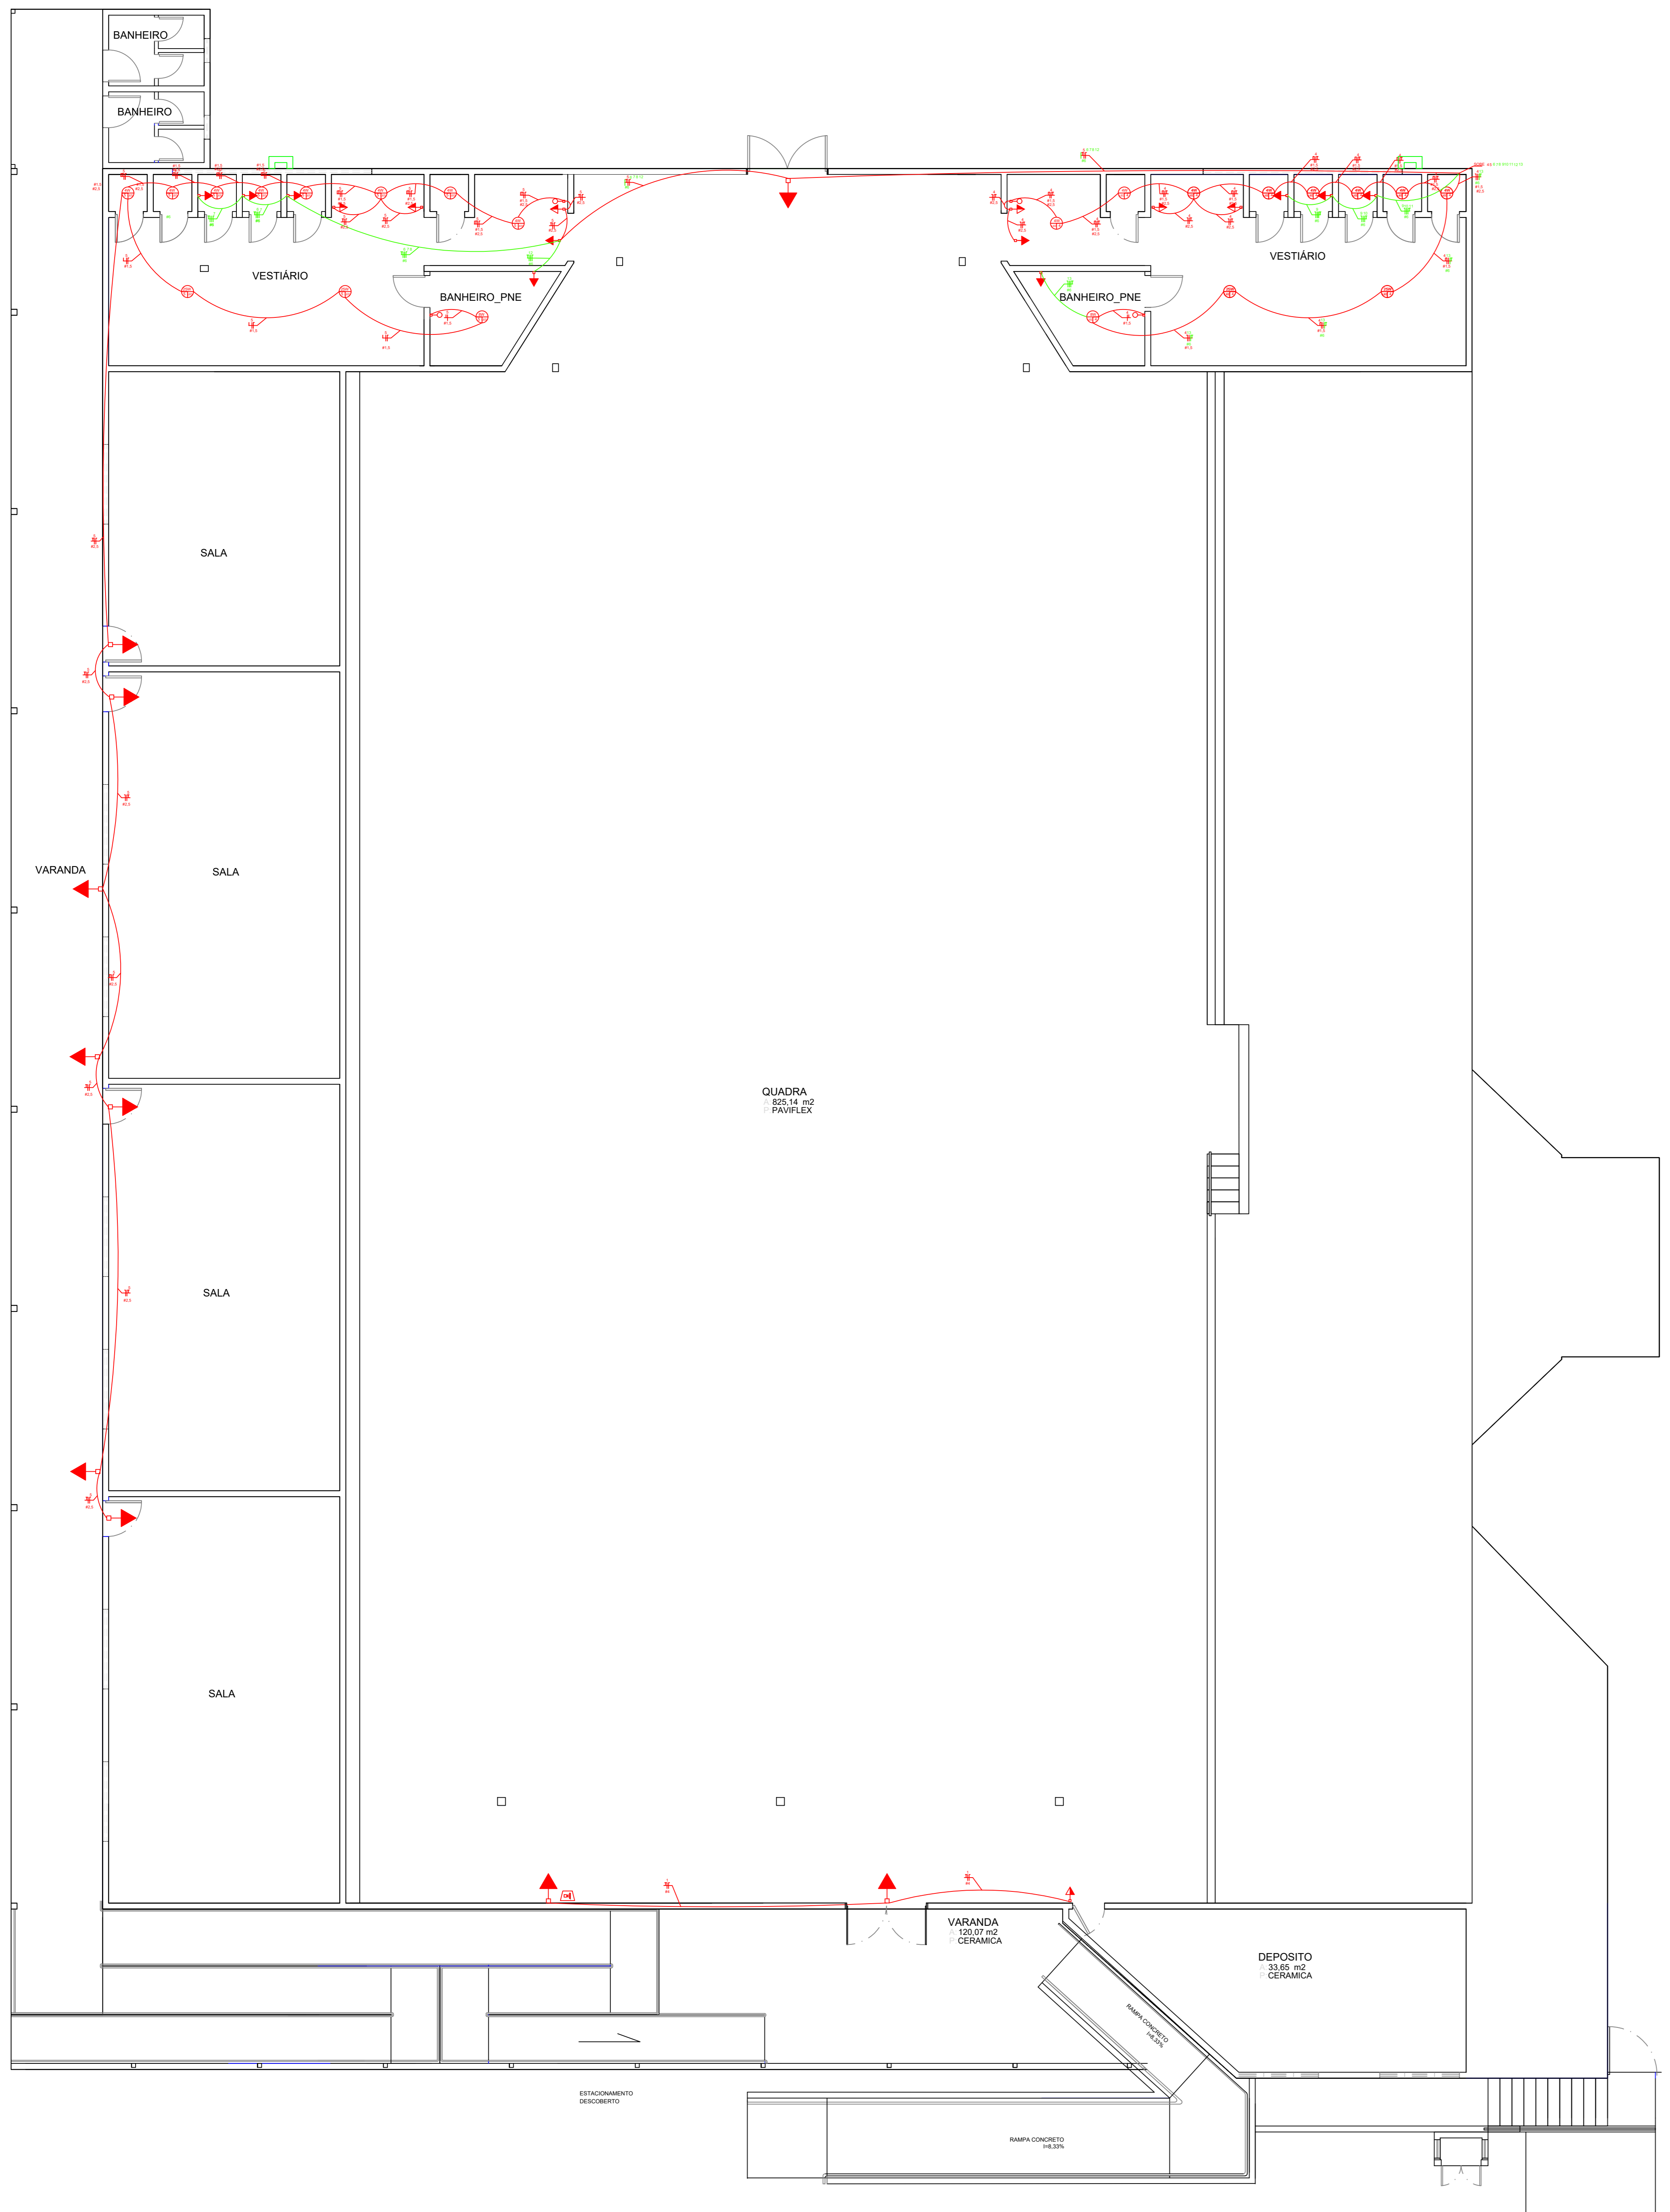

PLANTA BAIXA SUBSOLO
 ESCALA 1:75

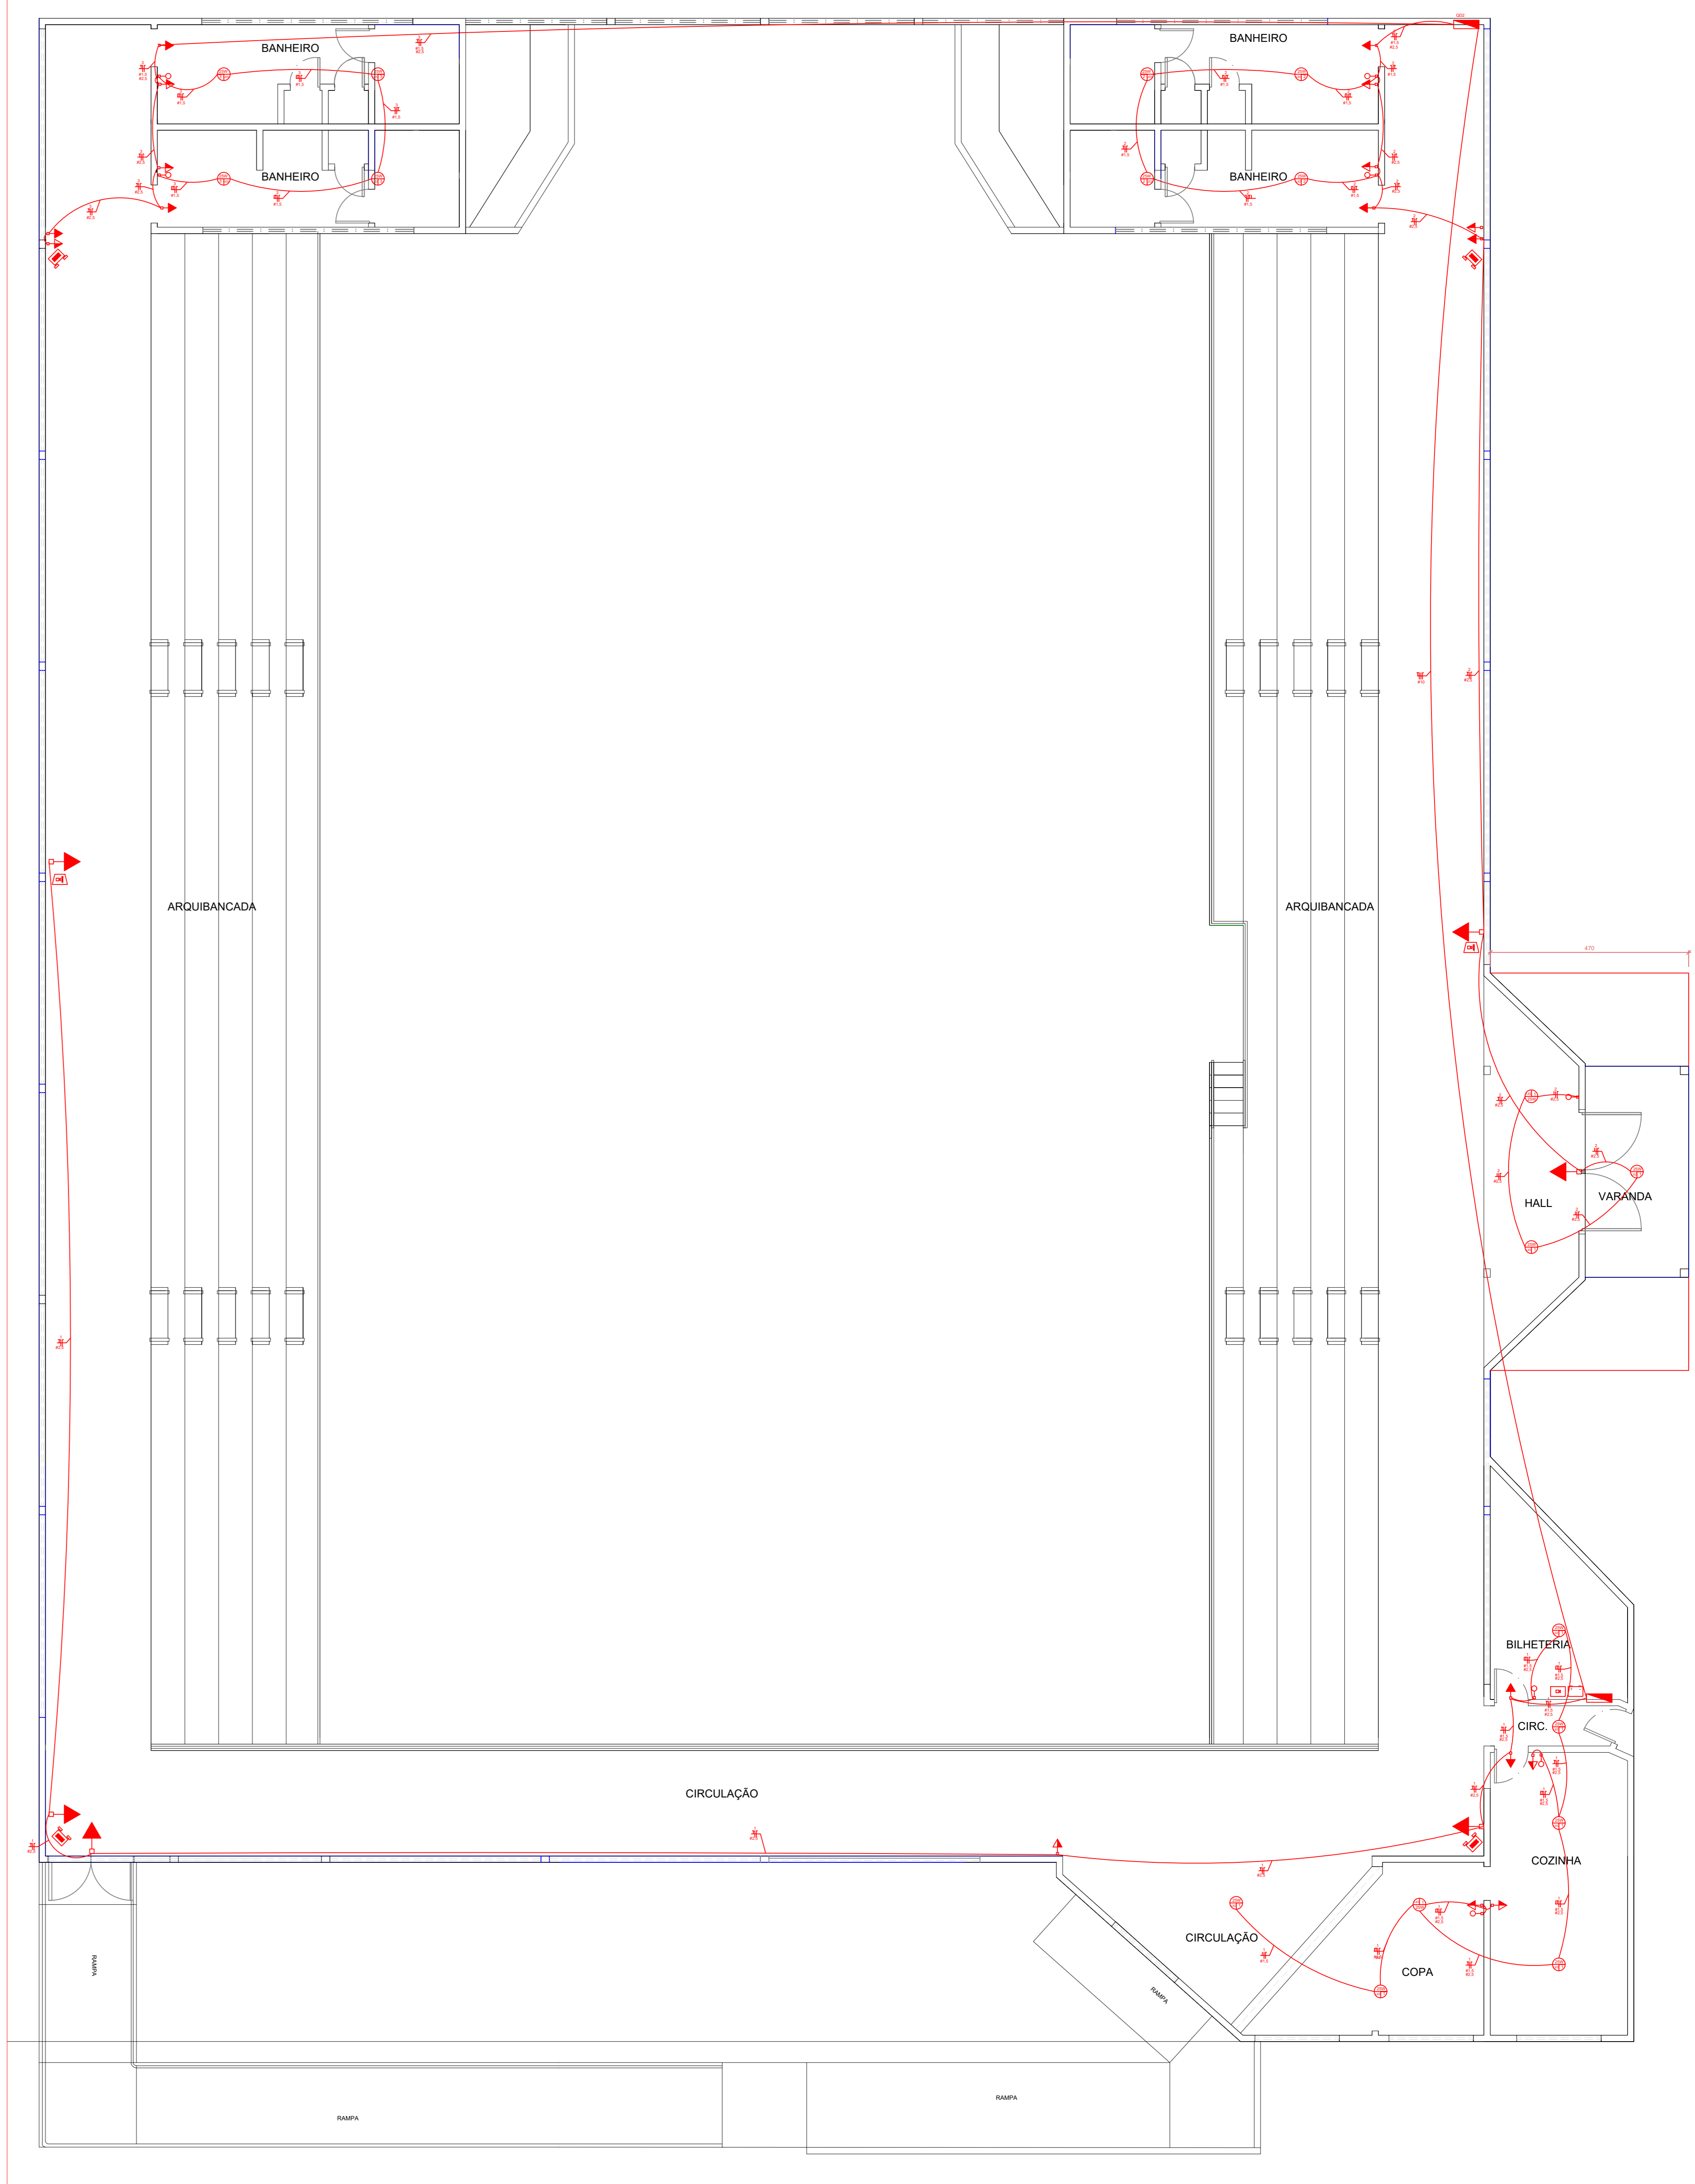

PLANTA BAIXA PAVIMENTO TÉRREO
 ESCALA 1:75

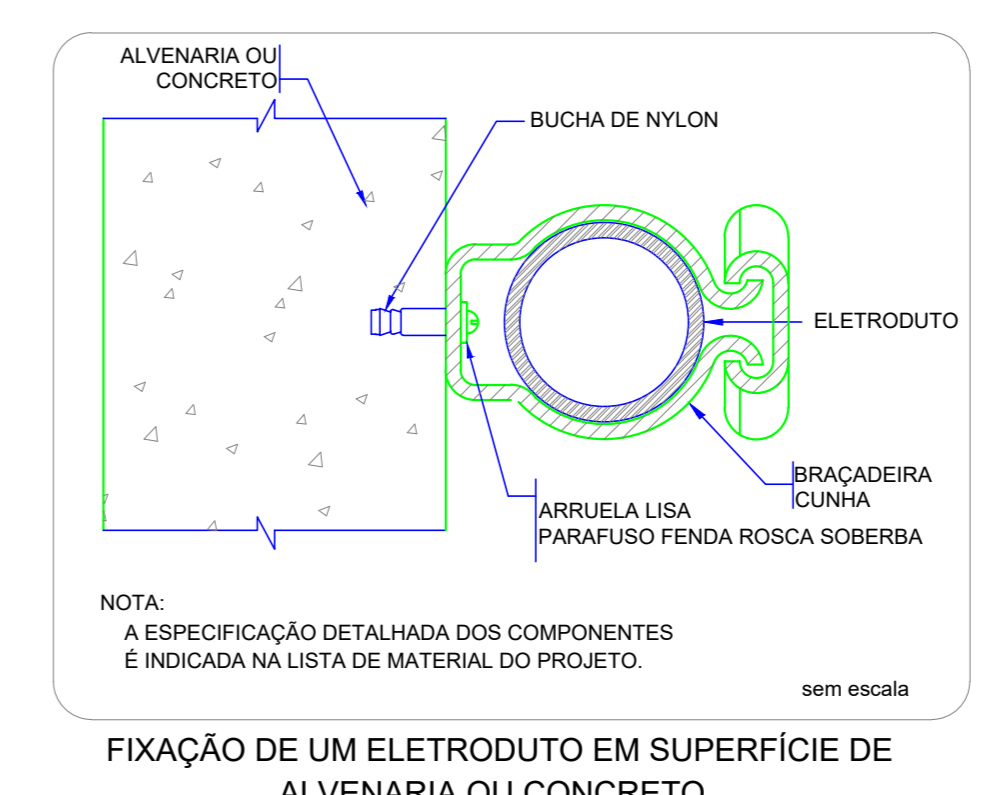

- LEGENDA**
- Tomada alta 2P+T a 2,20m do piso
 - Quadro de distribuição - embutir a 1,50m do piso
 - Interruptor 1 fecho simples - 1,10m do piso
 - Tomada média 2P+T a 1,10m do piso
 - Lâmpada de LED completa

Responsável Técnico Projeto		Proprietário	
Leandro H. Maas Santos Engenheiro Civil Crea PR-170817/D		Vilmar Schmolter Prefeito Municipal	
Prefeitura Municipal de Itapejara D' Oeste Estado do Paraná			
Departamento de Urbanismo			
Avenida Manoel Ribas, 620, Centro, Cep 85.580-000, Fone (41) 3526 8300 / 8303			
FINALIDADE REFORMA GINÁSIO DE ESPORTES		PROJETO ELÉTRICO PRANCHA	
REFERÊNCIA PLANTA BAIXA SUBSOLO PLANTA BAIXA TÉRREO		01	
ESCALA INDICADA	DATA 20-mar-23	ARQUIVO ELETROEQUIPAMENTO DO NREGU 03 03 23.dwg	
DIREITOS AUTORAIS RESERVADOS QUALQUER MODIFICAÇÃO DEVERÁ TER AUTORIZAÇÃO DO DU - ITAPEJARA D'OESTE			